



Q.D.S.O (VISTA INTERNA)  
1º SUBSOLO JUNTA "B"  
Escala: Sem escala

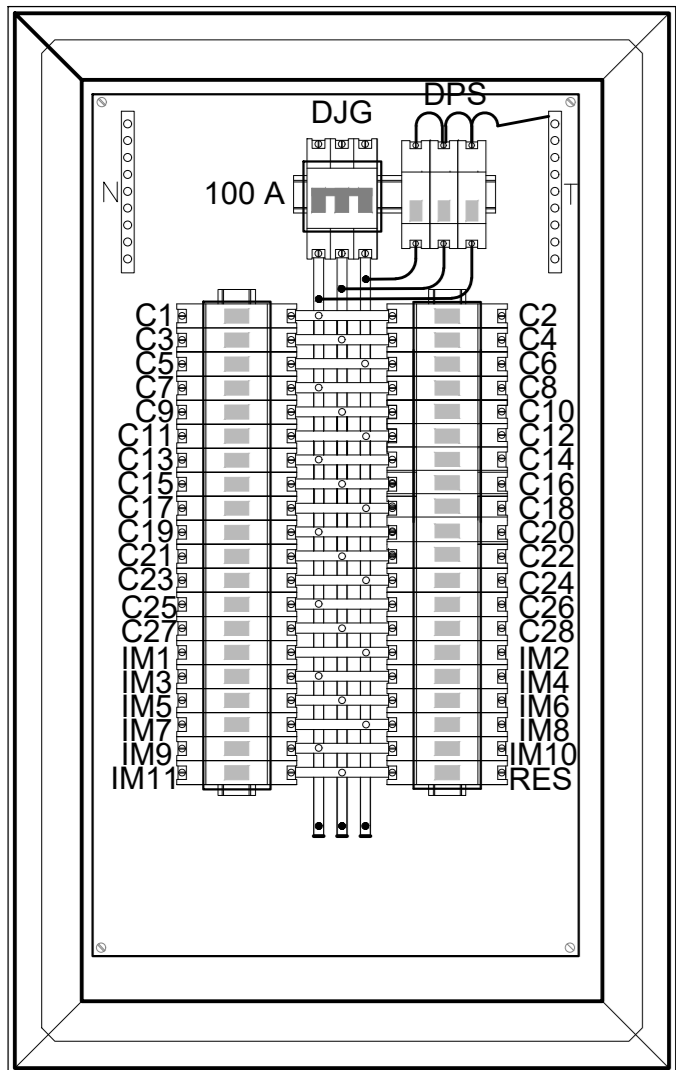

Q.D.S.O (VISTA INTERNA)  
1º SUBSOLO JUNTA "A"  
Escala: Sem escala

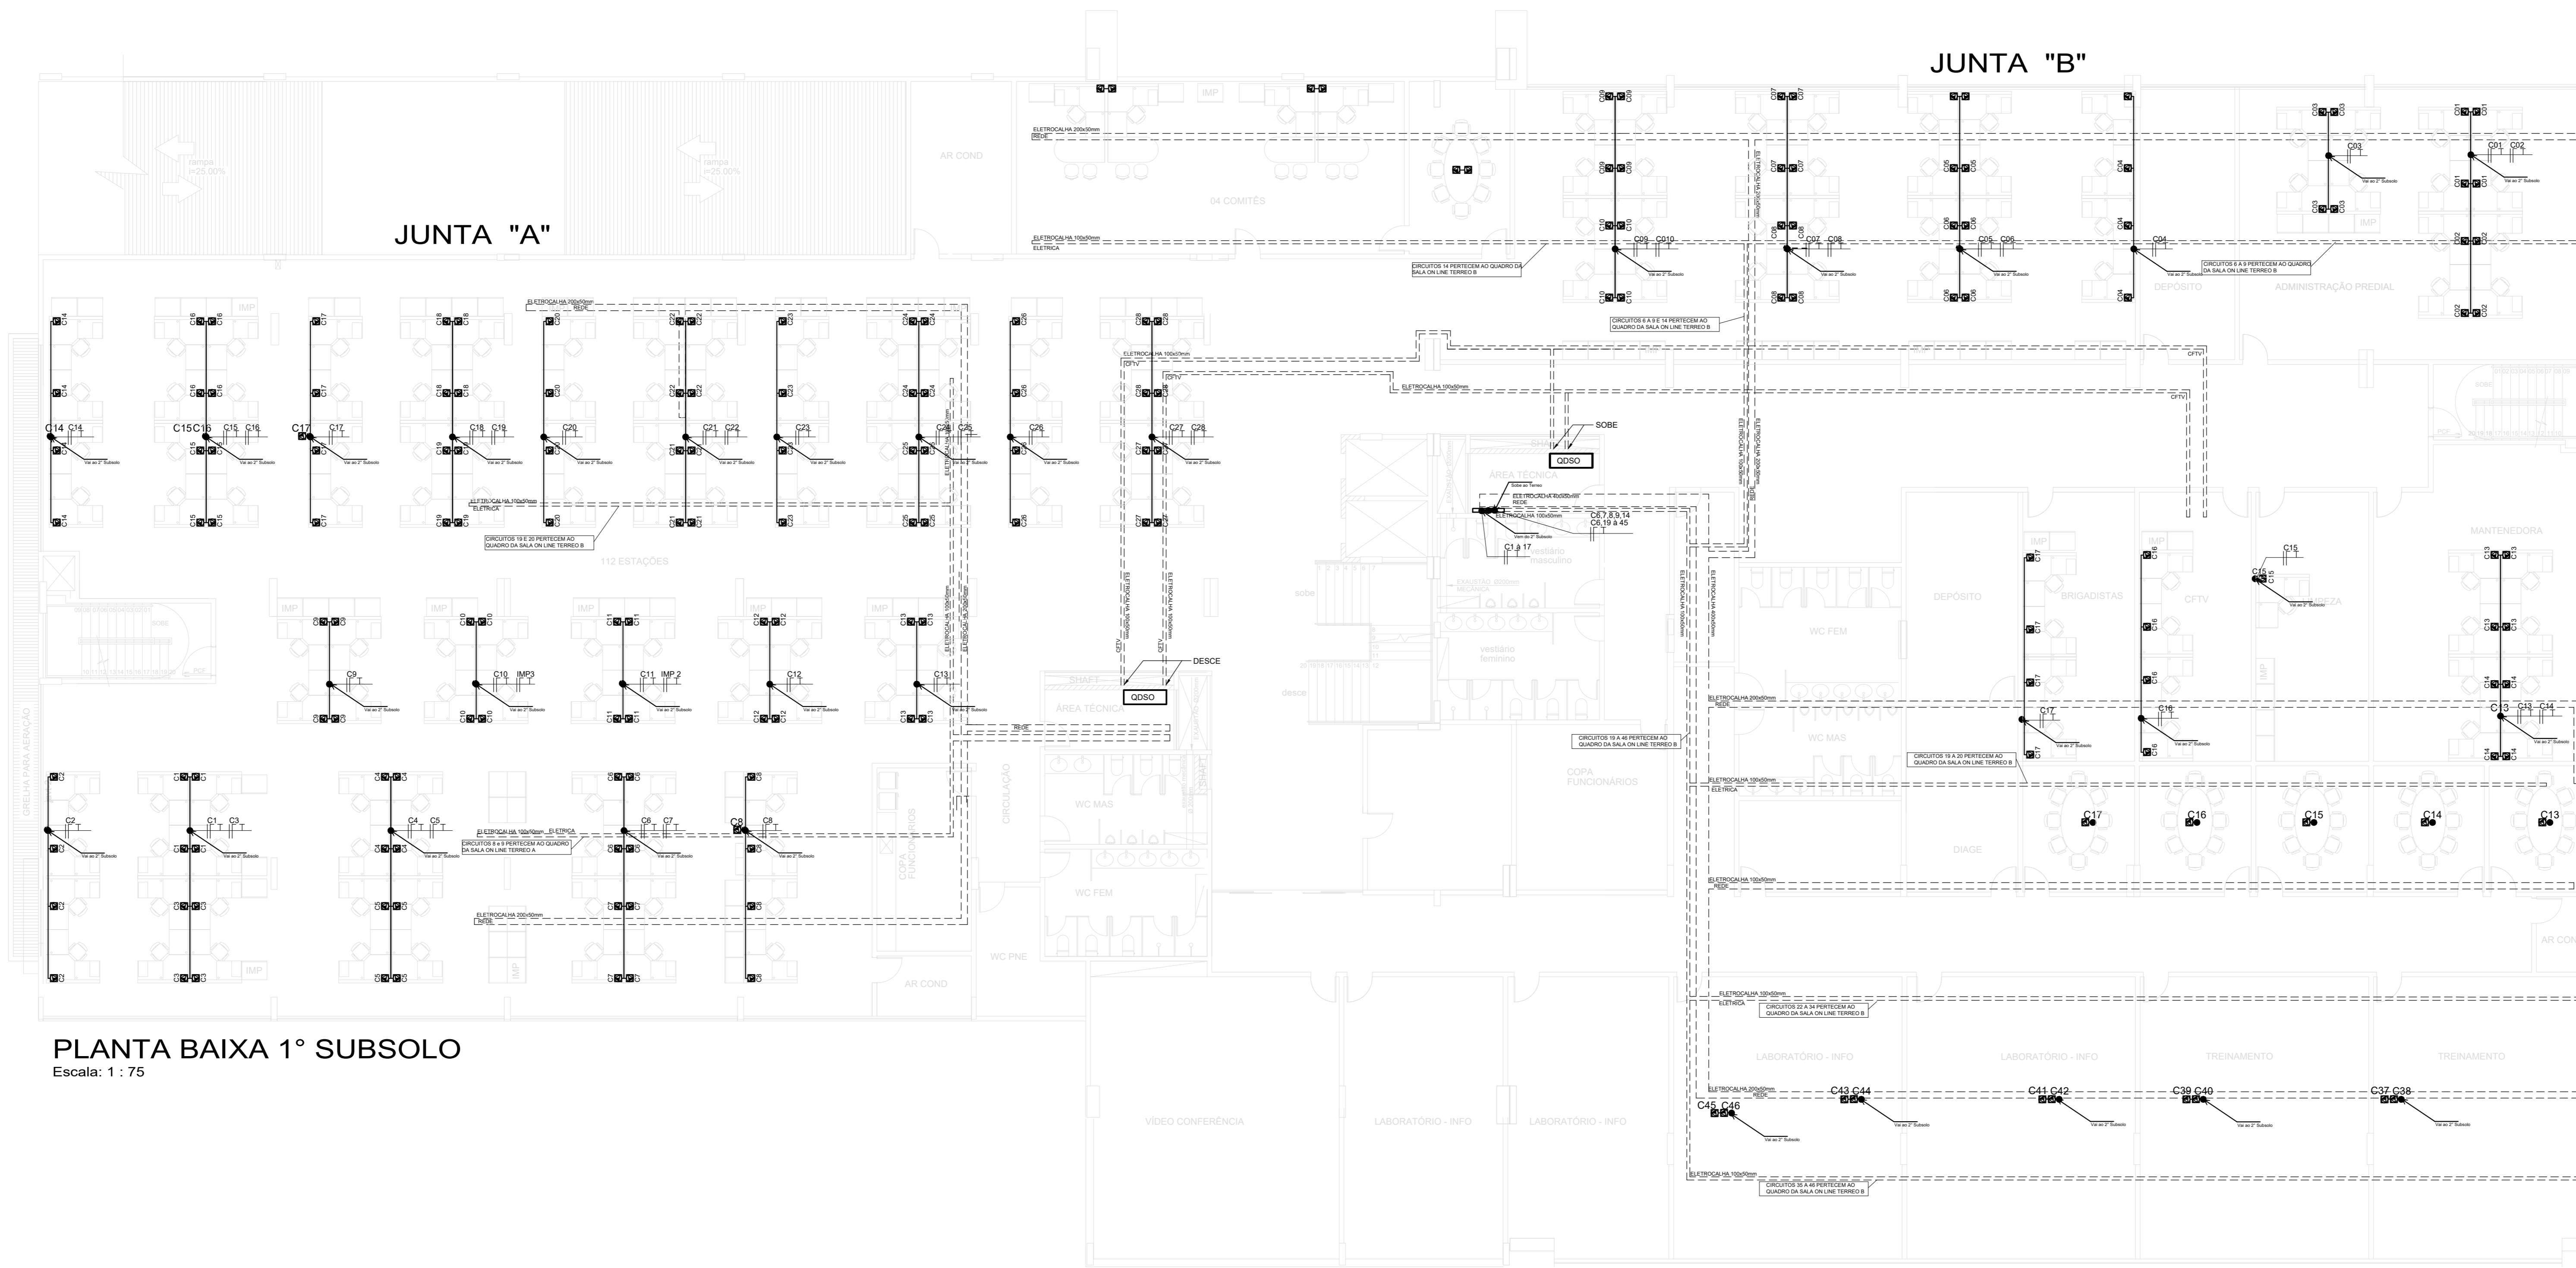

PLANTA BAIXA 1º SUBSOLO  
Escala: 1 : 75

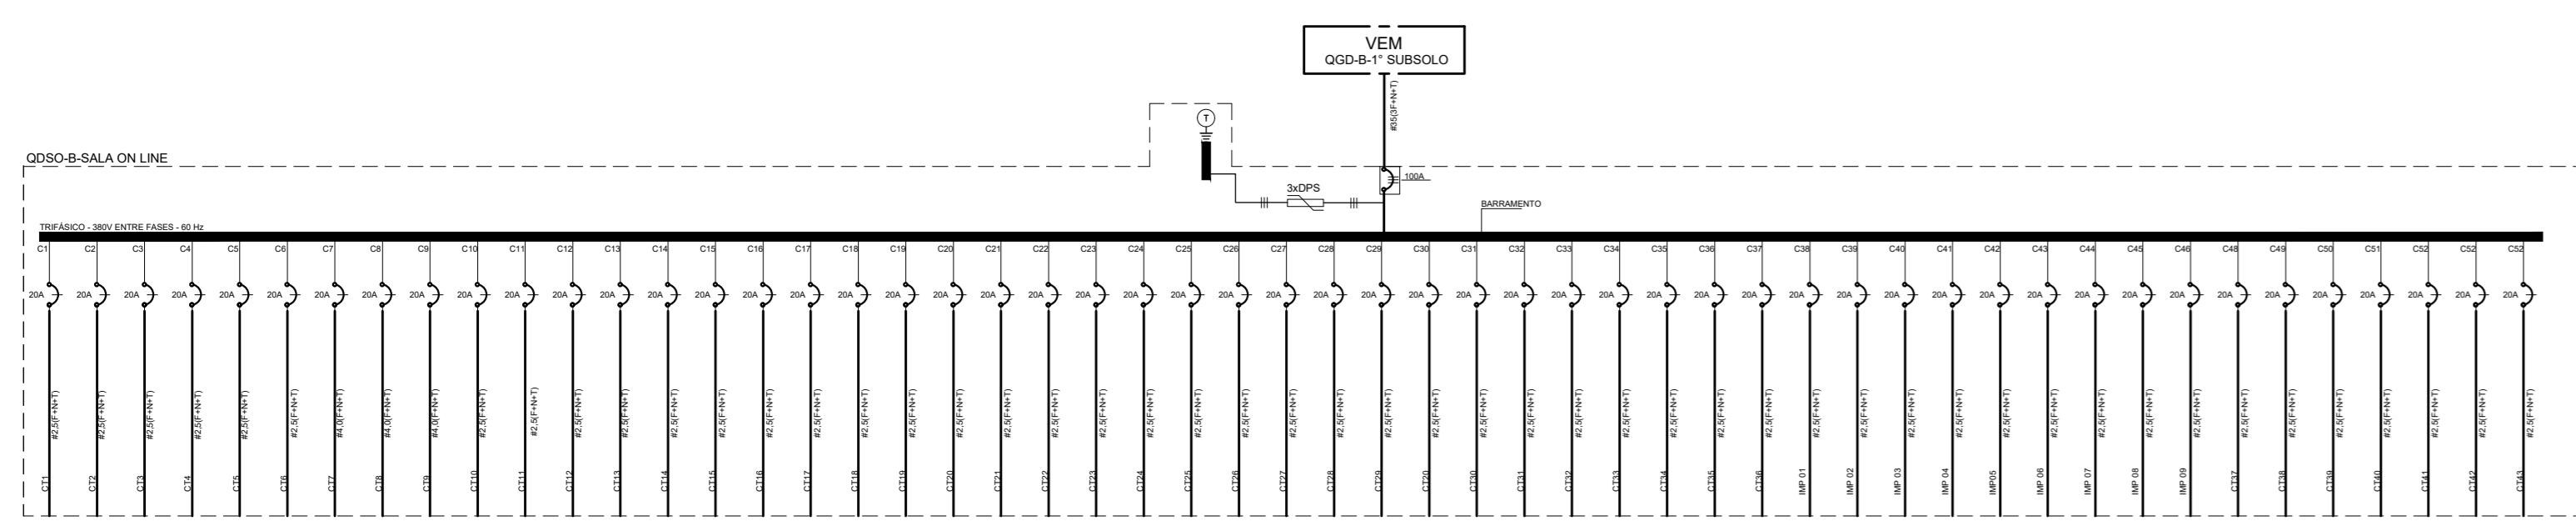


DIAGRAMA UNIFILAR  
Escala: Sem escala


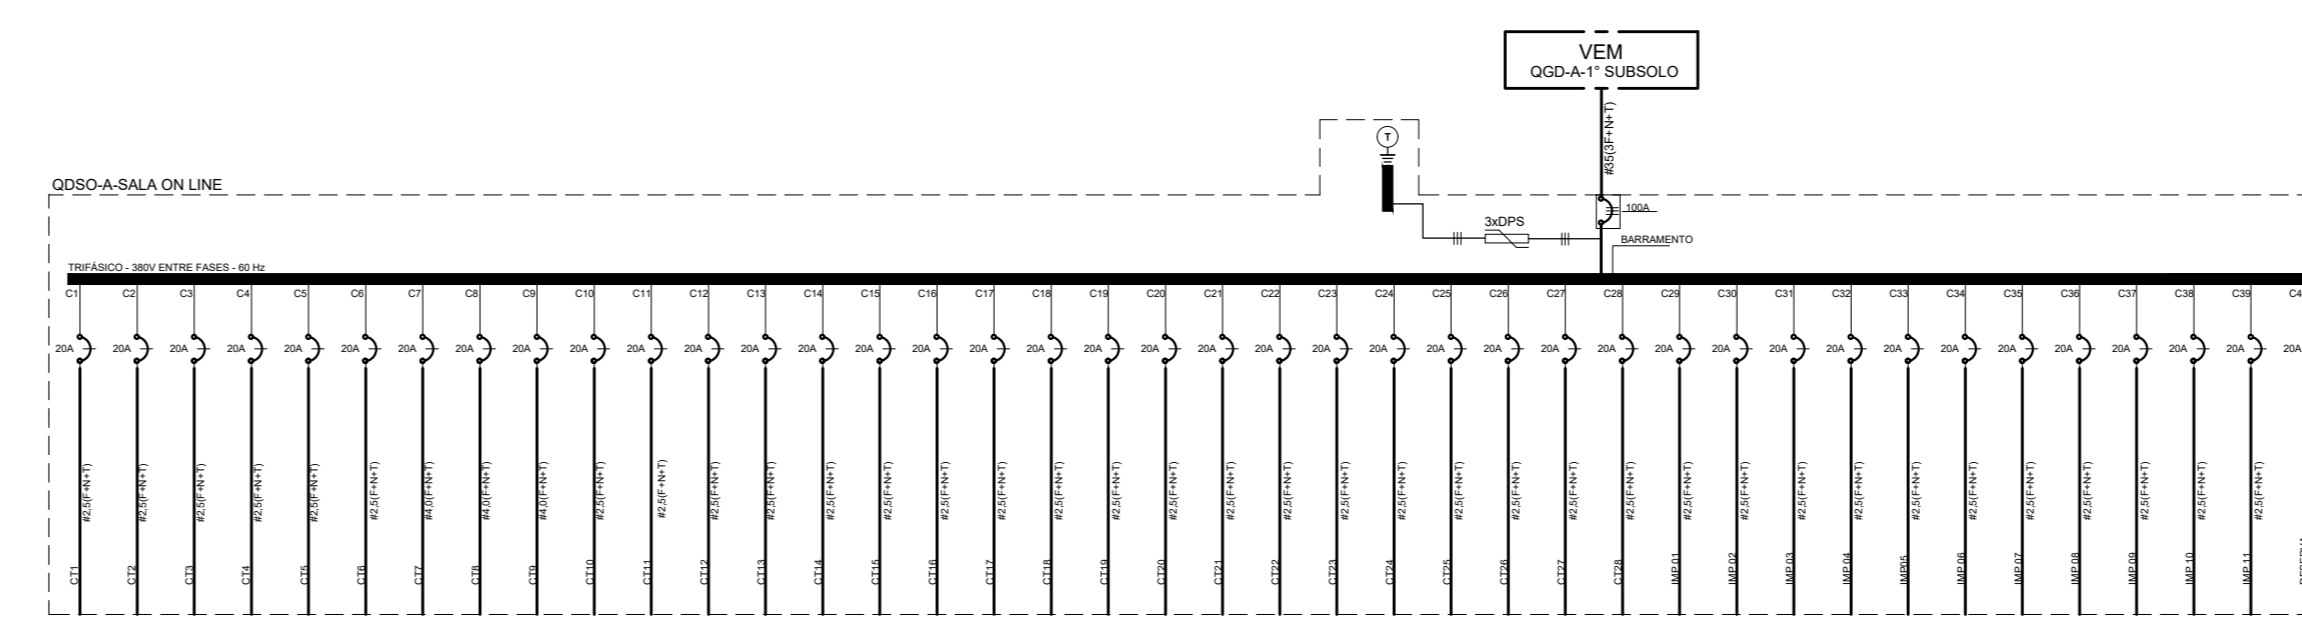


DIAGRAMA UNIFILAR  
Escala: Sem escala

IDENTIFICAÇÃO E POLARIZAÇÕES TOMADAS ELÉTRICAS E RABICHOS - PADRÃO BRASILEIRO

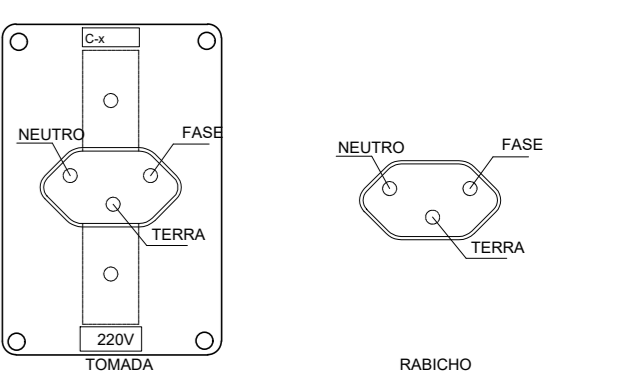

LEGENDA

- FIO DE LIZE PARA PARALELO DO CABO INTERLIGADO A NEUTROLOGIA DO PATRIMÔNIO DEPARTAMENTO
- PUNTO PARA TELA TOMADA TEMPORÁRIA (DP-15) NA CUB. PUNTO INSTALADA NA SALA DE TRABALHO
- FIO - FASE, NEUTRO, TERRA
- CABO PP RELIQUIN
- TUBULAÇÃO QDE BOMBA
- TUBULAÇÃO QDE BOMBA
- NEUTROLOGIA BOMBA
- NEUTROLOGIA BOMBA
- NEUTROLOGIA BOMBA
- QDR

OBS: A PLANTA DE DETALHAMENTO DO QDR DO 1º SUBSOLO ESTÁ NA PLANTA 3/6 DO TERCEIRO.

REV.	DATA	DESCRIÇÃO	RESP.
01	01/12/13	AS BUILT	
02	26/05/12	EMISSÃO INICIAL	

**MANDACARU**

PROJ. ARQ. DE PROJETO

COORD. PROJETOS E INSTALAÇÕES

PROJ. ELÉTRICO

PROJ. DE OBRAS

PROJ. DE OBRAS

PROJ. DE OBRAS